


Poznámka plyn:

- rozvody provedeny z ocelových trubek svařovaných v příslušných dimenzích případně měděných vhodných pro rozvod plynu
- rozvody provedeny ve stěně pod omítkou z trubek izolovaných "bralen"
- rozvody kotveny třmeny ke stěně
- po skončení montážních prací rozvod natřít pruhy s žlutou barvou před a za zdí

PŮDORYS - 1.NP

Legenda místností:

číslo	místnost	plocha [m ²]	podlaha
1.01	Chodba	34,20	Keramická dlažba
1.02	Kanecelář pečovatelky	26,48	PVC
1.03	Chodba	8,48	Keramická dlažba
1.04	úklidová komora	3,78	Keramická dlažba
1.05	Chodba	5,06	Keramická dlažba
1.07	Pokoj	26,48	Vlnitá podlaha
1.09	Chodba	2,54	Keramická dlažba
1.10	Technická místnost	10,40	Keramická dlažba
1.13	Předsíňka personál	2,19	Keramická dlažba
1.14	WC personál	1,66	Keramická dlažba
1.15	Sklad	5,35	Keramická dlažba
1.16	Výšňová buňka	3,50	Cementový potěr
1.17	Chodba	6,38	Keramická dlažba
1.18	Kašpárna	6,08	Keramická dlažba
1.19	Kuchyně	11,88	Vlnitá podlaha
1.20	Chodba	6,24	Keramická dlažba
1.21	Kašpárna	5,94	Keramická dlažba
1.22	Kuchyně	16,23	Vlnitá podlaha
1.23	Pokoj	16,50	Vlnitá podlaha
1.24	Chodba	10,11	Keramická dlažba
1.25	Kašpárna	6,61	Keramická dlažba
1.26	Kuchyně	16,23	Vlnitá podlaha
1.27	Pokoj	16,50	Vlnitá podlaha
1.28	Kolárna	10,14	Cementový potěr
1.29	Sklad nádobí	10,69	Cementový potěr
1.30	Vstupní zóna	11,46	Keramická dlažba

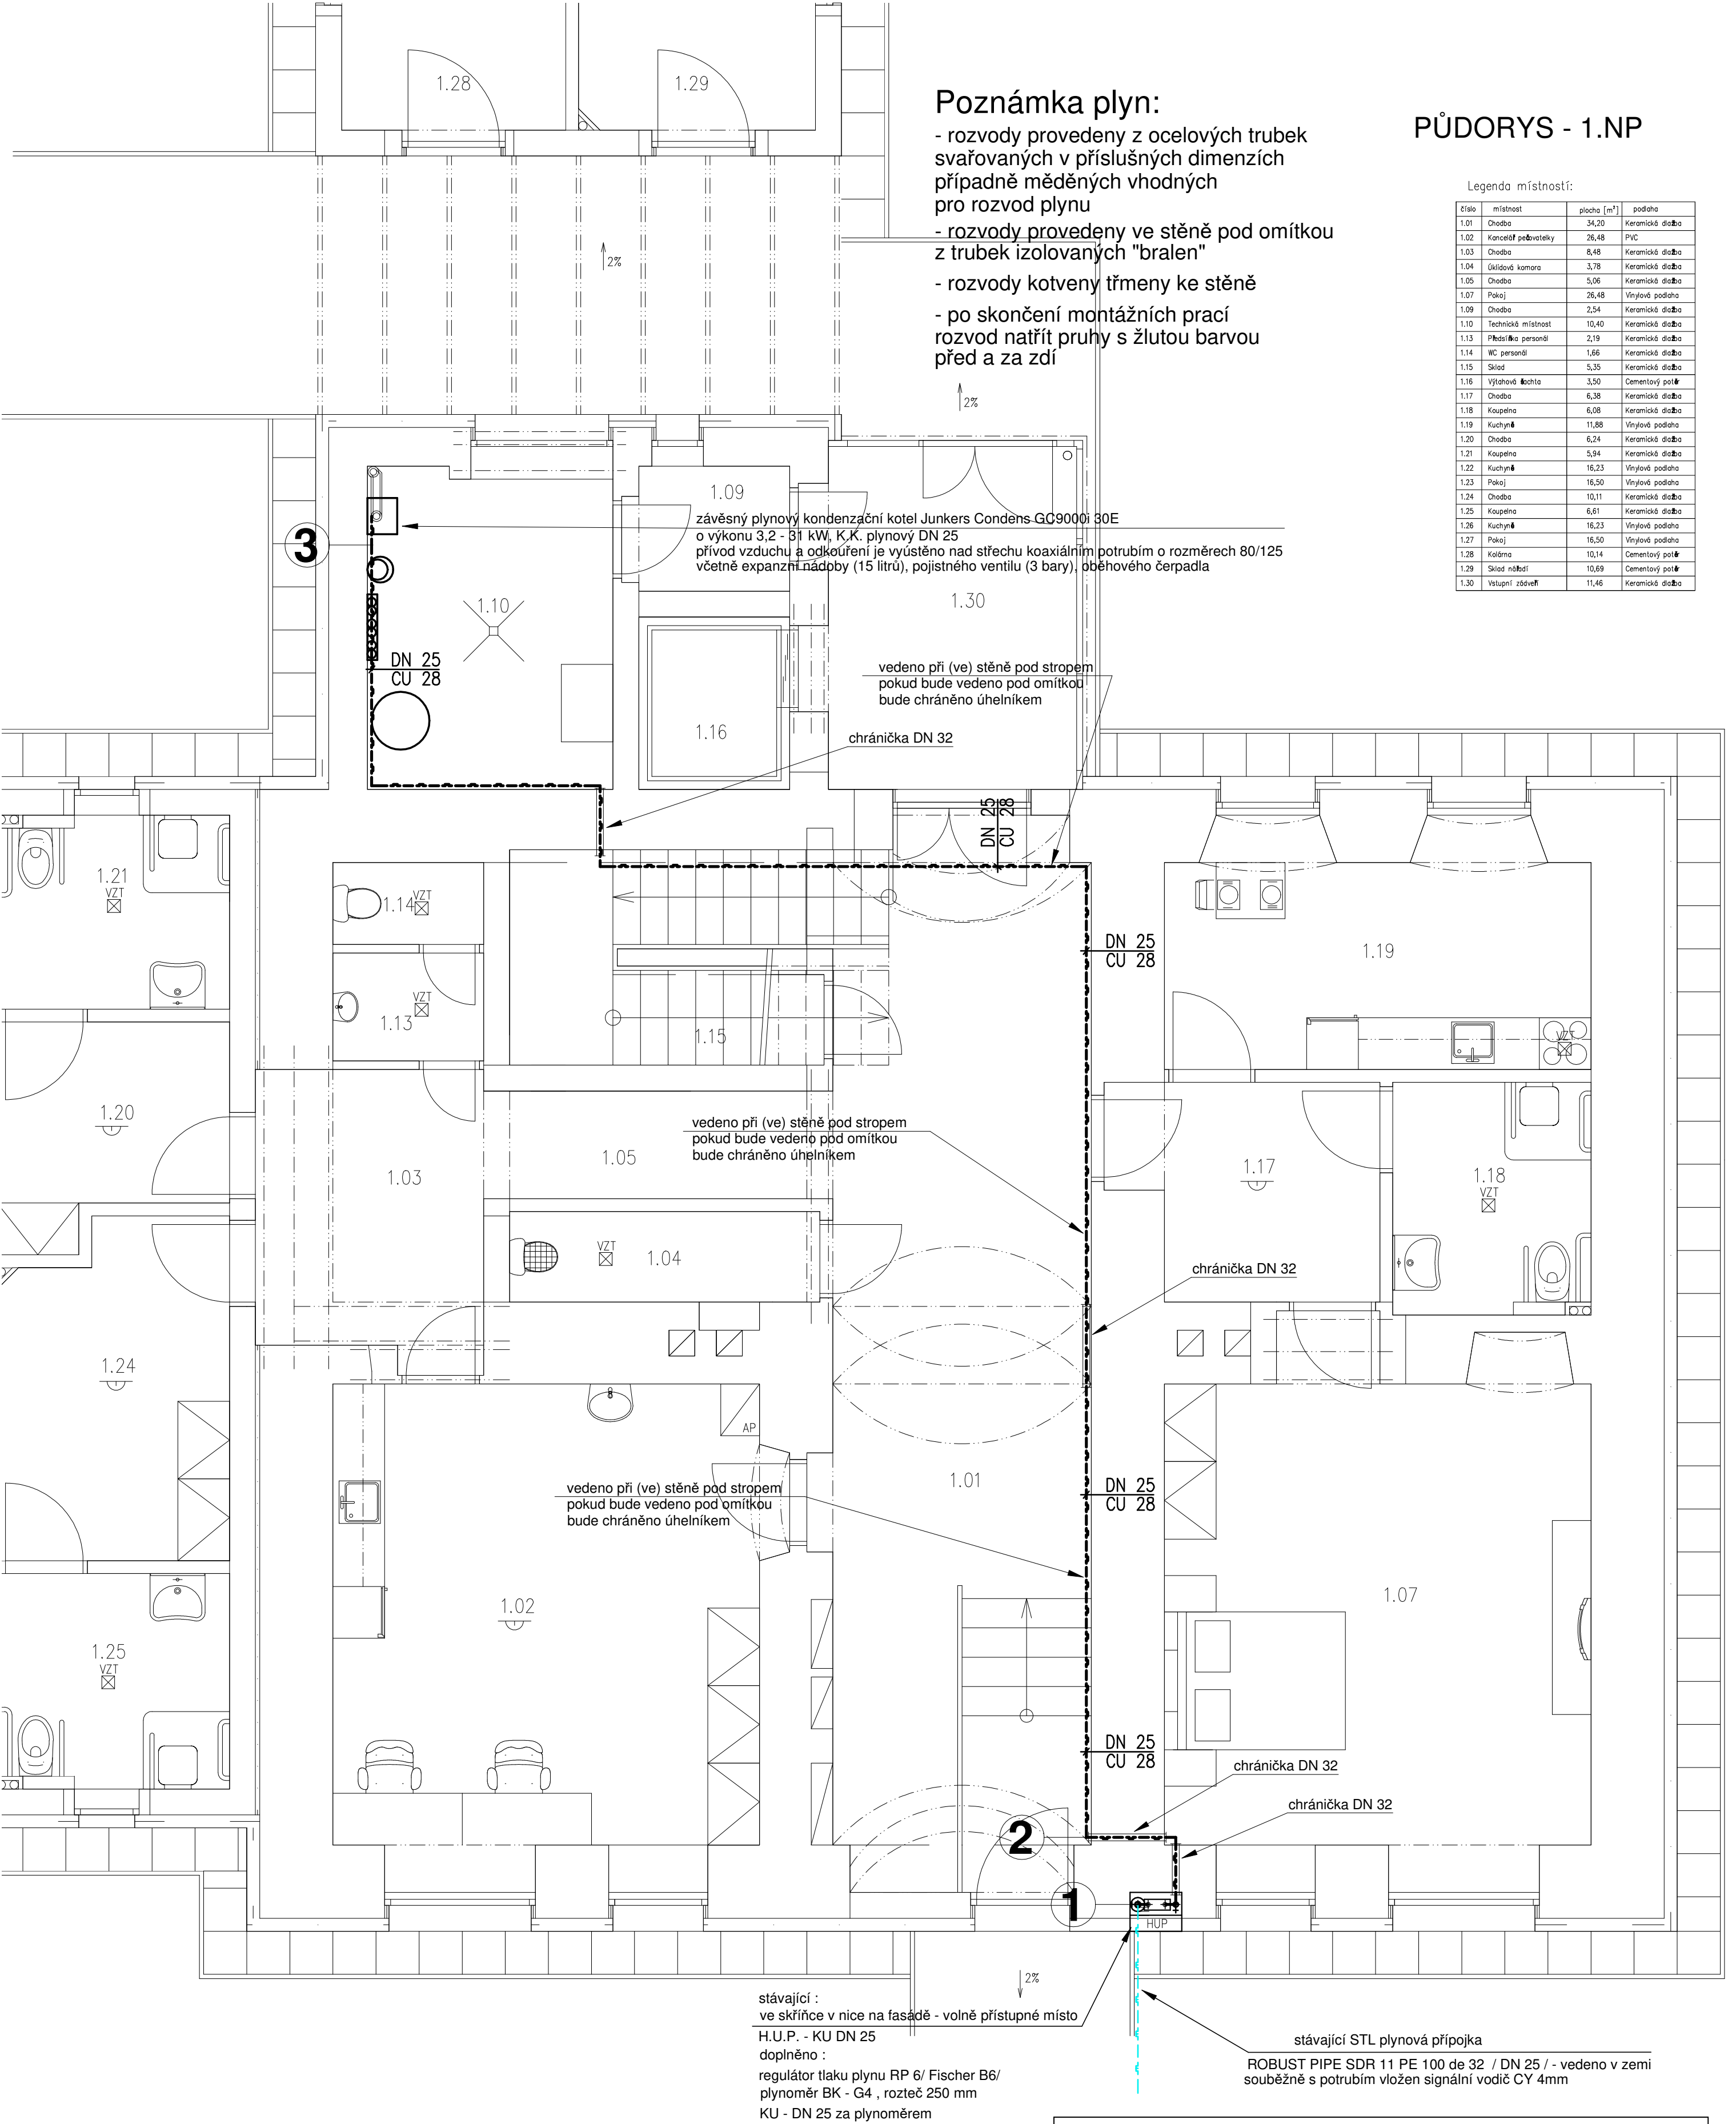

Legenda plyn :

- stávající STL plynová přípojka
- - - - - nový NTL vnitřní rozvod plynu

Ing. Radek SPURNÝ projektant - autorizovaný technik		Ing. Radek SPURNÝ, MOCHTÍN 38 , 339 01 KLATOVY TEL.: 376 321 895 IČO : 663 84 150	
zodp. projektant:	projektant:	kreslil:	číslo zakázky: paré číslo:
Ing. Radek SPURNÝ	Ing. Jakub SPURNÝ	Ing. Jakub SPURNÝ	143 / 2018
Investor: Obec Staré Sedliště Staré Sedliště č.p. 359 , 348 01 Staré Sedliště			
Stavba: Staré Sedliště - p.č. 194/2 , 197 a 4016 PEČOVATELSKÉ BYTY		formát: A2	datum: leden 2019
Název výkresu: VNITŘNÍ INSTALACE PLYNU PŮDORYS PŘÍZEMÍ		měřítko: 1 : 50	číslo výkresu: D.1.4.4.4
		účel: prováděcí projekt	