


LEGENDA PLOCH:

- VOZOVKA - BET.DLAŽBA TL. 80 mm
- PARKOVIŠTĚ - BET.DLAŽBA TL. 80 mm
- CHODNÍK - BET.DLAŽBA TL. 60 mm
- TERÉNNÍ ÚPRAVY/REKULTIVACE + TRAVNATÉ PLOCHY
- STÁVAJÍCÍ OBJEKT ČP. 84
- NOVÉ OBJEKTY

Legenda sítí:

- Rozvody pitné vody - Vodakva a.s. - stávající
- Domovní přípojka vody PE 63 vedeno v zemi - nová
- Domovní přípojka vody - zrušeno
- Kanalizace splašková - Vodakva a.s. - stávající
- Kanalizace dešťová - nevyskytuje se
- Přípojka splaškové kanalizace - předpoklad vedení
- Domovní dešťové kanalizace KG potrubí - nová
- Podzemní vedení NN do 1 kV - ČEZ a.s. - stávající
- Nadzemní vedení NN do 1 kV - ČEZ a.s. - stávající
- Zaměřený optický kabel - CETIN a.s. - stávající
- Nadzemní sítě - CETIN a.s. - stávající
- Plynovod STL - GasNet a.s. - stávající
- Veřejné osvětlení - nezakresleno

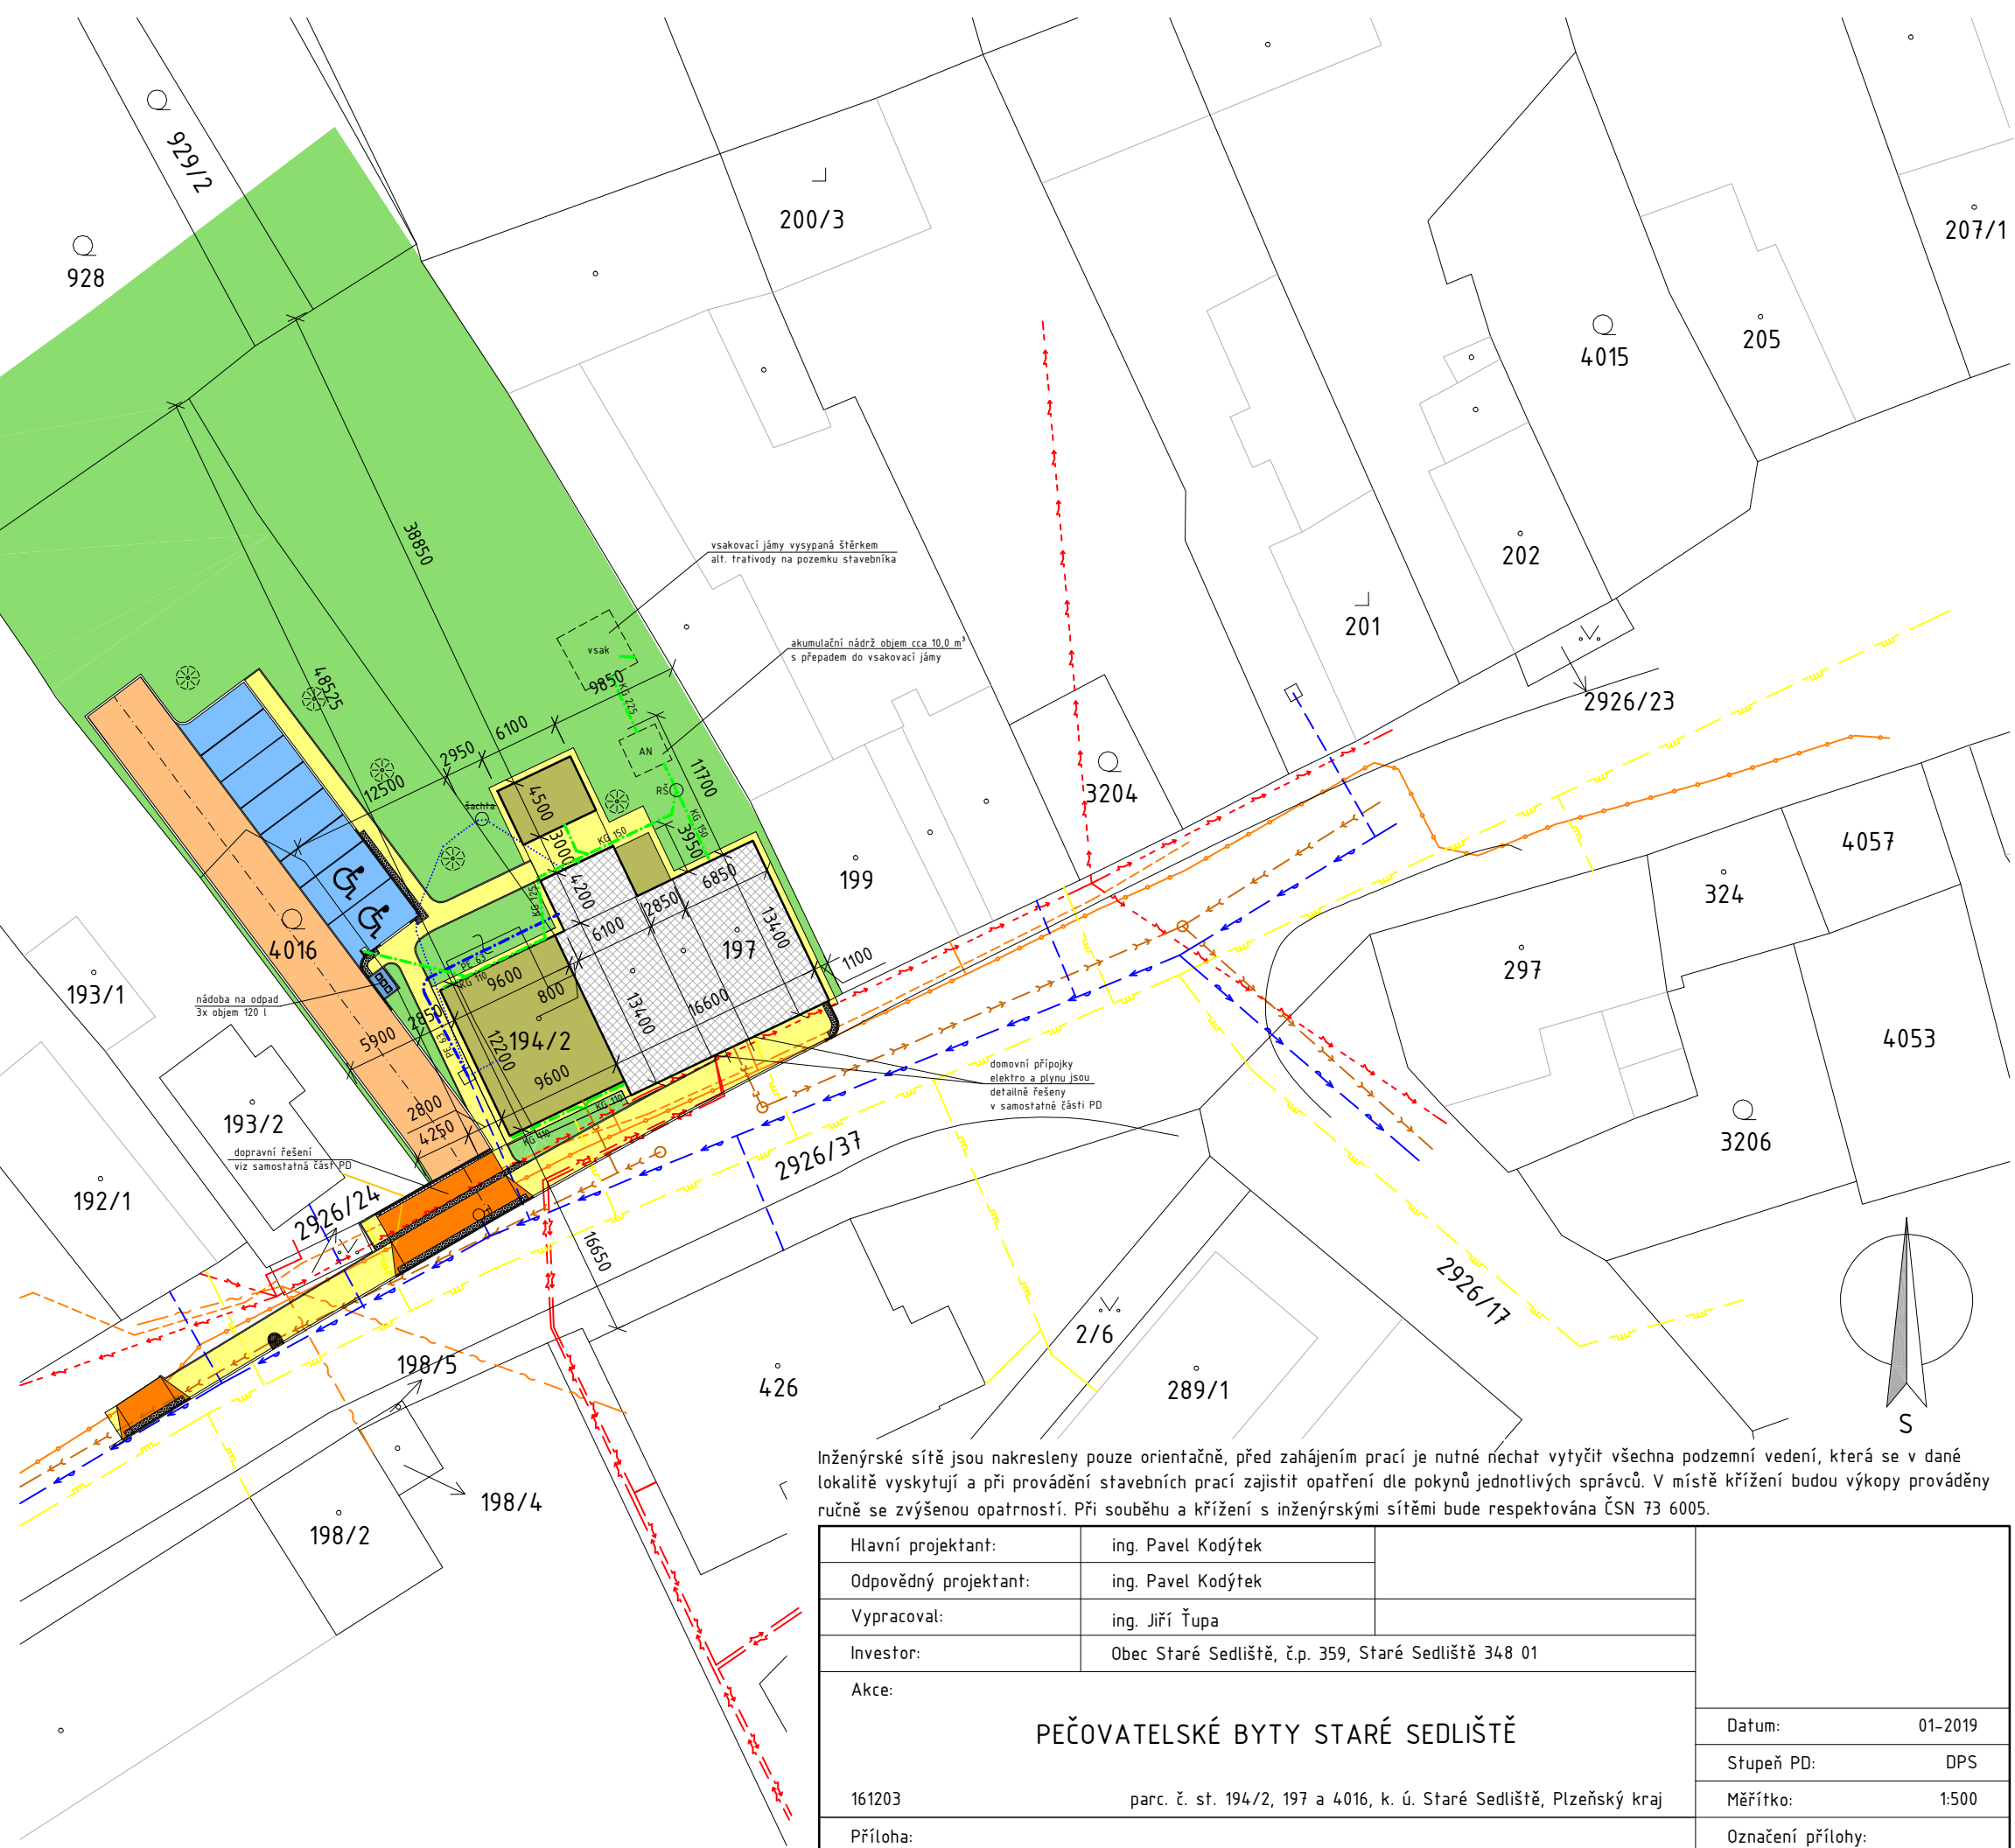

Inženýrské sítě jsou nakresleny pouze orientačně, před zahájením prací je nutné nechat vytyčit všechna podzemní vedení, která se v dané lokalitě vyskytují a při provádění stavebních prací zajistit opatření dle pokynů jednotlivých správců. V místě křížení budou výkopy prováděny ručně se zvýšenou opatrností. Při souběhu a křížení s inženýrskými sítěmi bude respektována ČSN 73 6005.

Hlavní projektant:	ing. Pavel Kodýtek		
Odpovědný projektant:	ing. Pavel Kodýtek		
Vypracoval:	ing. Jiří Ťupa		
Investor:	Obec Staré Sedliště, č.p. 359, Staré Sedliště 348 01		
Akce:	PEČOVATELSKÉ BYTY STARÉ SEDLIŠTĚ		
161203	parc. č. st. 194/2, 197 a 4016, k. ú. Staré Sedliště, Plzeňský kraj		
Příloha:	SITUACE		Datum: 01-2019 Stupeň PD: DPS Měřítko: 1:500 Označení přílohy: C.2